


N
1 : 750

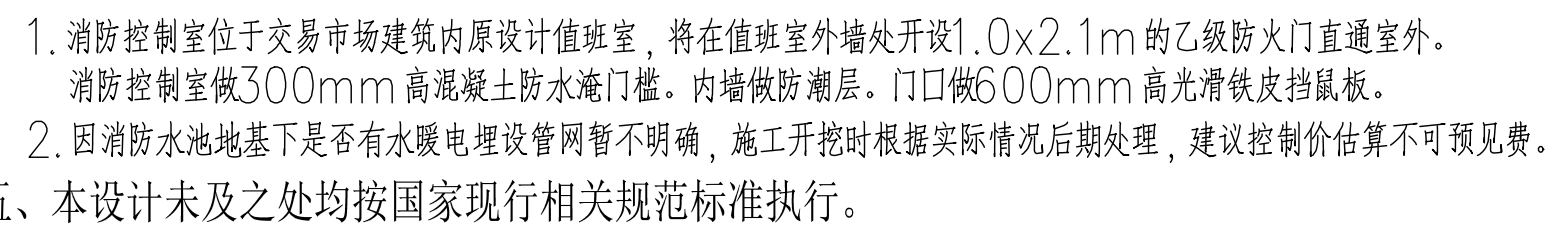

审 定 APPROVED BY	张宏宇	张宏宇
审 核 EXAMINED BY	郭 建	郭建
项目负责人 CAPTAIN	李凤展	李凤展
专业负责 CHIEF ENGR.	李凤展	李凤展
校 对 CHECKED BY	王 菲	王菲
设 计 DESIGNED BY	王志新	王志新
建设单位 CLIENT	隆德县六盘山工业园区管理委员会	
项目名称 PROJECT NAME	宁夏回族自治区银川市平罗县农村农业产业融合发展示范园建设项目（二期）消防水池工程	
子项名称 BRANCH NAME		
图 名 TITLE	总平面图 道路硬化图	
工程编号 CONTRACT NO.	HP24-08	设计阶段 design phase
日 期 DATE	2024.04	版 次 EDITION NO.
图 别 DRAWING TYPE	建筑	图 号 DRAWING NO.
		1-1
 华洋国际工程设计有限公司 HANYUAN INTERNATIONAL ENGINEERING DESIGN CO., LTD.		
证书编号	A161011884 建筑行业（建筑工程）甲级 A261009593 风景园林工程设计专项乙级	
本图纸版权归本公司所有，不得用于本工程以外范围 This drawing & design are copyright and no portion may be reproduced without the written permission of our company		