



精心设计  
服务为诚

### 中嘉城建设计有限公司

ZHONG JIA CONSTRUCTION DESIGN CO., LTD.

建筑工程资质:甲级 风景园林资质:甲级

市政工程资质:乙级 城乡规划资质:乙级

证书编号: A123007328 A223007325

邮政编码 (POSTCODE): 150040  
电话 (TEL): 0451-87007346 19804503471  
传真 (FAX): 0451-82290377  
地址: 黑龙江省哈尔滨市香坊区旭升街209号  
Address: Heilongjiang province Harbin city Xiangfang District Xu Sheng Street No. 209  
网址: HTTP://WWW.ZJCJSD.COM  
E-MAIL: nxzjcsj@163.com

中嘉城建设计有限公司宁夏分公司  
邮政编码 (POSTCODE): 750002  
电话 (TEL): 0951-5072906 13323592233  
传真 (FAX): 0951-5986788  
地址: 银川市金凤区康平西路悦海新天地A座14层1403  
E-MAIL: nxzjcsj@163.com

项目名称  
PROJECT  
隆德县城乡结合部排水建设项目


建设单位  
CLIENT  
隆德县城市公共服务中心

合作设计单位  
CO-OPERATED WITH

签署/日期 SIGN / DATE

盖章 SEAL

**黑龙江省施工图出图统一专用章**  
企业名称 中嘉城建设计有限公司  
证书编号 A123007328 | 级别 甲级  
业务范围 风景园林工程专项 建筑行业(建筑工程)  
有效期至 2028年12月22日 | 2/2  
发证机关 中华人民共和国住房和城乡建设部

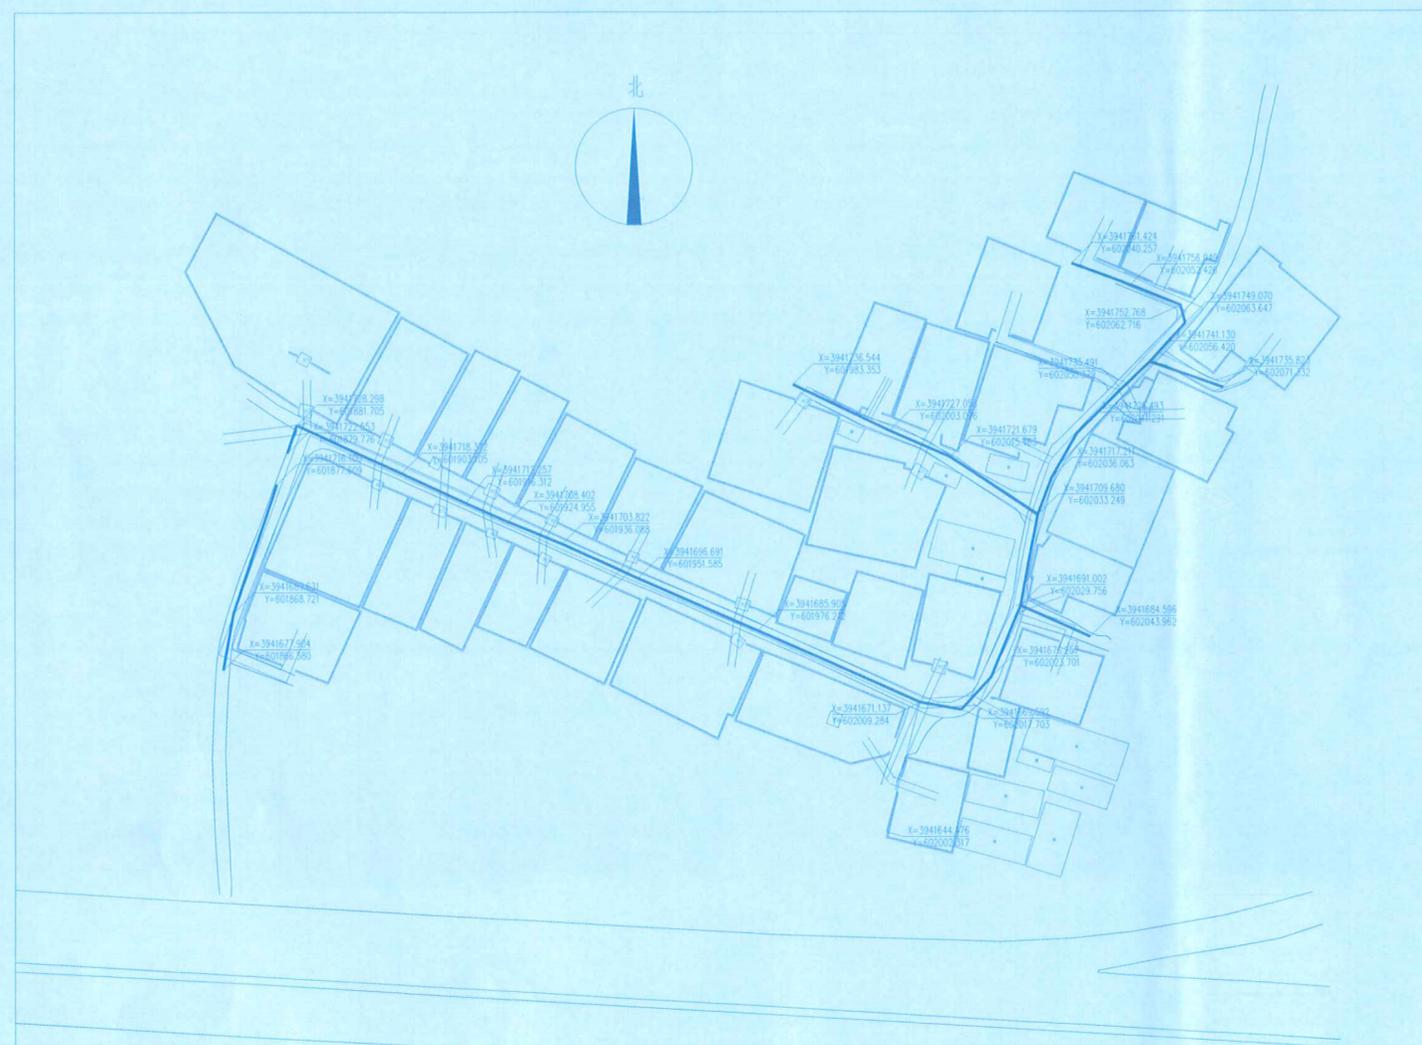

室外排水平面布置图 1:1000

会签 SIGN		
建筑专业负责人	薛小磊	薛小磊
结构专业负责人	代先明	代先明
给排水专业负责人	孟凡鑫	孟凡鑫
暖通专业负责人	任文茂	任文茂
电气专业负责人	何永慧	何永慧
审定人	杨贤	杨贤
设计总负责人	薛小磊	薛小磊
审核人	骆海桐	骆海桐
专业负责人	孟凡鑫	孟凡鑫
校对人	董俊伯	董俊伯
设计人	王晓霞	王晓霞

子项目名称  
PROJECT  
城关镇南河社区-雒家堡子排水

图名  
DRAWING TITLE  
室外排水平面布置图

工程编号 PROJECT NO	ZJ24-41	子项号 DESCENDANCY NO	01
阶段 STATUS	施工图	图号 DRAWING NO	水施-03/06
专业 MAJOR	给排水	版本号 NO	01
		出图日期 DATE	2024.08



精心设计  
服务为诚

### 中嘉城建设设计有限公司

ZHONG JIA CONSTRUCTION DESIGN CO., LTD.

建筑工程资质:甲级 风景园林资质:甲级

市政工程资质:乙级 城乡规划资质:乙级

证书编号: A123007328 A223007325

邮政编码 (POSTCODE): 150040

电话 (TEL): 0451-87007346 19804503471

传真 (FAX): 0451-82290377

地址: 黑龙江省哈尔滨市香坊区旭升街 209 号

Address: Heilongjiang province Harbin city Xiangfang District Xu Sheng Street No. 209

网址: HTTP://WWW.ZJCSJ.CN

E-MAIL: nxzjcsj@163.com

中嘉城建设设计有限公司宁夏分公司

邮政编码 (POSTCODE): 750002

电话 (TEL): 0951-5072906 13323592233

传真 (FAX): 0951-5986788

地址: 银川市金凤区康平西路悦海新天地A座14层 1403

E-MAIL: nxzjcsj@163.com

项目名称

隆德县城乡结合部排水建设项目

建设单位

隆德县城市公共服务中心

合作设计单位

CO-OPERATED WITH

签署/日期 SIGN / DATE




室外排水布置总平面图 1:1000

黑龙江省施工图出图统一专用章  
企业名称 中嘉城建设设计有限公司  
证书编号 A123007328 级别 甲级  
业务范围 风景园林工程专项 建筑行业(建筑工程)  
有效期至 2028年12月22日 2/2  
发证机关 中华人民共和国住房和城乡建设部

会签 SIGN		
建筑专业负责人	薛小磊	薛小磊
给排水专业负责人	代先明	代先明
暖通专业负责人	孟凡鑫	孟凡鑫
电气专业负责人	任文茂	任文茂
其他专业负责人	何永慧	何永慧
AUTHORIZED FOR ISSUE BY	杨贤	杨贤
设计总负责人	薛小磊	薛小磊
审核人	杨海楠	杨海楠
专业负责人	孟凡鑫	孟凡鑫
校对	董俊怡	董俊怡
设计人	王晓霞	王晓霞
子项目名称	城关镇南河社区排水	
图名	室外排水布置总平面图	
工程编号	ZJ24-41	子项号 01
阶段	施工图	图号 水施-03/09
专业	给排水	版本号 01 出图日期 2024.08

室外排水平面布置图 (一) 1:1000

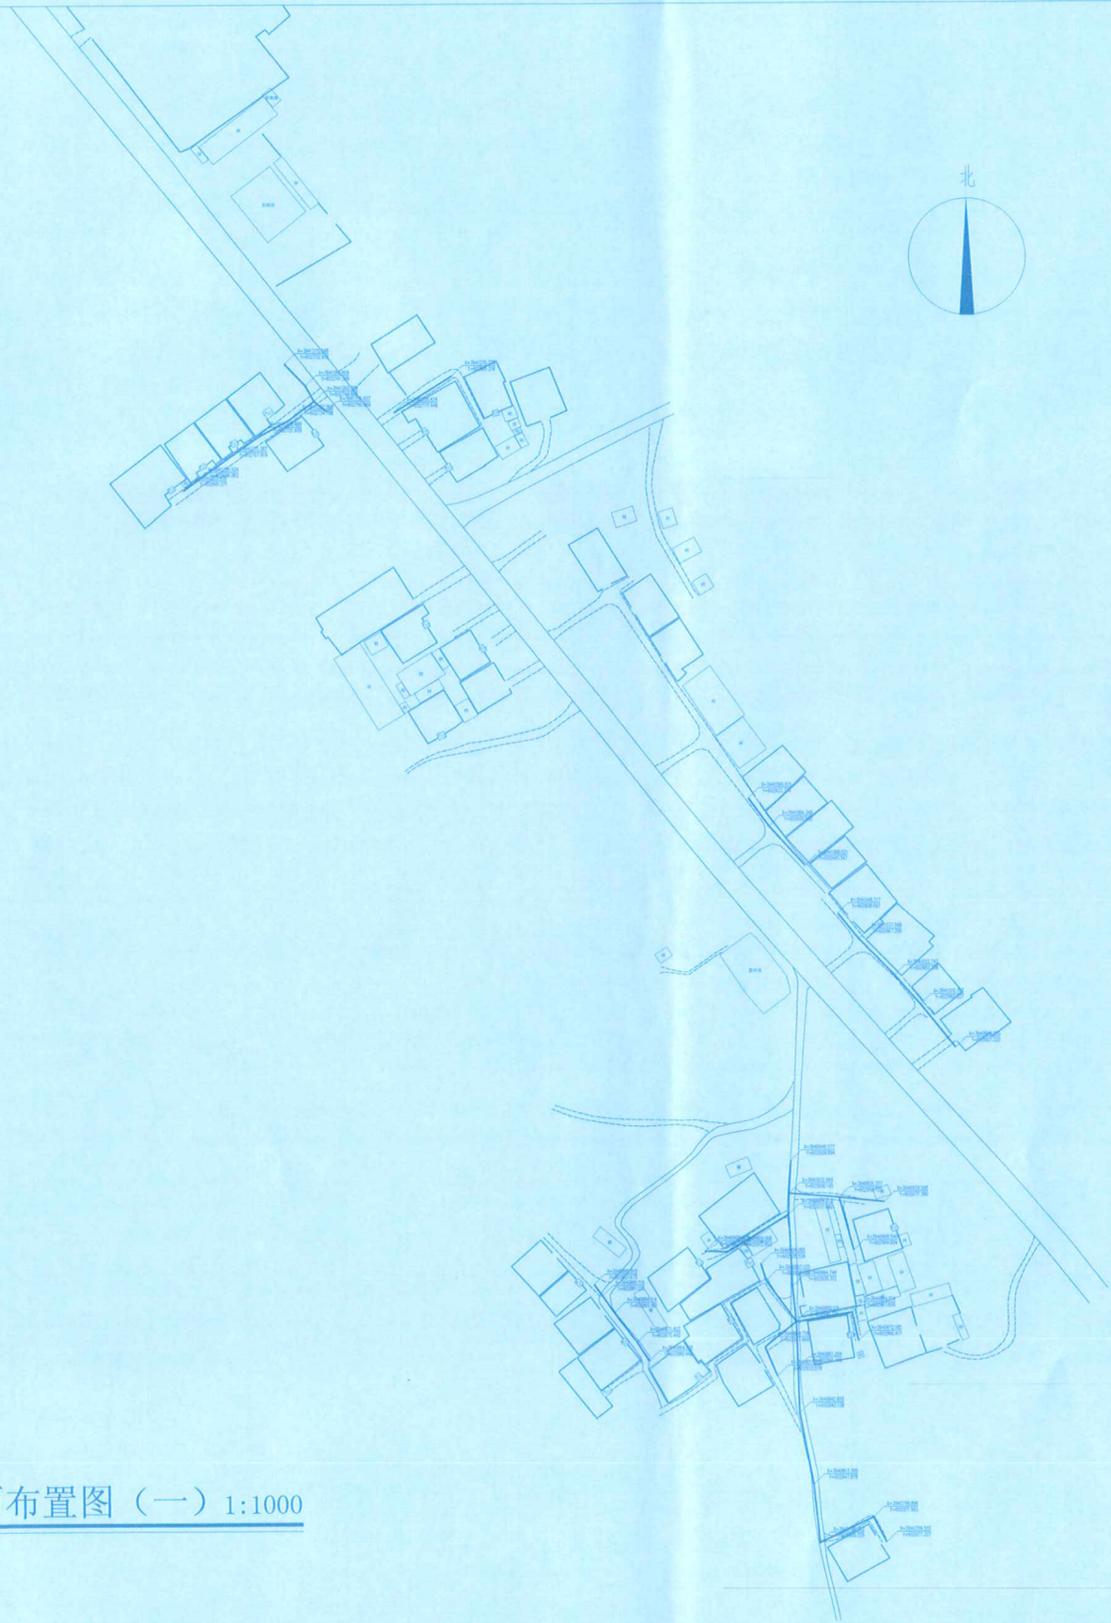

**中嘉城建设设计有限公司**  
ZHONG JIA CONSTRUCTION DESIGN CO., LTD.  
建筑工程资质:甲级 风景园林资质:甲级  
市政工程资质:乙级 城乡规划资质:乙级  
证书编号: A123007328 A223007325

邮政编码 (POSTCODE): 150040  
电话 (TEL): 0451-87007346 19804503471  
传真 (FAX): 0451-82290377  
地址: 黑龙江省哈尔滨市香坊区旭升街 209 号  
Address: Heilongjiang province Harbin city Xiangfang District Xu Sheng Street No. 209  
网址: HTTP://WWW.ZJCJSJ.CN  
E-MAIL: nxzjcsj@163.com

中嘉城建设设计有限公司宁夏分公司  
邮政编码 (POSTCODE): 750002  
电话 (TEL): 0951-5072906 13323592233  
传真 (FAX): 0951-5986788  
地址: 银川市金凤区康平西路悦海新天地A座14层 1403  
E-MAIL: nxzjcsj@163.com

项目名称  
PROJECT  
隆德县城乡结合部排水建设项目

建设单位  
CLIENT  
隆德县城市公共服务中心

合作设计单位  
CO-OPERATED WITH

签署/日期 SIGN / DATE

**黑龙江省施工图出图统一专用章**  
企业名称 **中嘉城建设设计有限公司**  
证书编号 **A123007328** 级别 **甲级**  
业务范围 **风景园林工程专项 建筑行业(建筑工程)**  
有效期至 **2028年12月22日** 2/2  
发证机关 **中华人民共和国住房和城乡建设部**

专业	专业负责人	会签 SIGN
给排水	薛小磊	薛小磊
暖通	代先明	代先明
电气	孟凡鑫	孟凡鑫
暖通	任文茂	任文茂
电气	何永慧	何永慧

审定人 AUTHORIZED FOR ISSUANCE	杨海楠	杨海楠
设计总负责人 PROJECT DIRECTOR	薛小磊	薛小磊
审核人 AUDITED BY	骆海楠	骆海楠
专业负责人 DISCIPLINE RESPONSIBLE BY	孟凡鑫	孟凡鑫
校对 CHECKED BY	董俊伯	董俊伯
设计人 DESIGNED BY	王晓霞	王晓霞

子项名称  
PROJECT  
城关镇南河社区一小川村排水

图名  
DRAWING TITLE  
室外排水平面布置图 (一)

工程编号 PROJECT NO	ZJ24-41	子项号 DESCENDANCY NO	01
阶段 STATUS	施工图	图号 DRAWING NO	水施-03/14
专业 MAJOR	给排水	版本号 NO	01
		出图日期 DATE	2024.08



精心设计  
服务为诚

### 中嘉城建设计有限公司

ZHONG JIA CONSTRUCTION DESIGN CO., LTD.  
建筑工程资质:甲级 风景园林资质:甲级  
市政工程资质:乙级 城乡规划资质:乙级  
证书编号: A123007328 A223007325

邮政编码 (POSTCODE): 150040  
电话 (TEL): 0451-87007346 19804503471  
传真 (FAX): 0451-82290377  
地址: 黑龙江省哈尔滨市香坊区地升街209号  
Address: Heilongjiang province Harbin city Xiangfang District Xu Sheng Street No. 209  
网址: HTTP://WWW.ZJCSJ.CN  
E-MAIL: nxzjcsj@163.com

中嘉城建设计有限公司宁夏分公司  
邮政编码 (POSTCODE): 750002  
电话 (TEL): 0951-5072906 13323592233  
传真 (FAX): 0951-5986788  
地址: 银川市金凤区康平西路悦海新天地A座14层1403  
E-MAIL: nxzjcsj@163.com

项目名称  
PROJECT  
隆德县城乡结合部排水建设项目

建设单位  
CLIENT  
隆德县城市公共服务中心

合作设计单位  
CO-OPERATED WITH

签署/日期 SIGN / DATE

黑龙江省施工图出图统一专用章	
企业名称	中嘉城建设计有限公司
证书编号	A123007328
级别	甲级
业务范围	风景园林工程专项 建筑行业(建筑工程)
有效期至	2028年12月22日
页码	2/2
发证机关	中华人民共和国住房和城乡建设部



室外排水布置总平面图 1:1000

会签 SIGN		
项目负责人	薛小磊	薛小磊
设计负责人	代先明	代先明
给排水专业负责人	孟凡鑫	孟凡鑫
暖通专业负责人	任文茂	任文茂
电气专业负责人	何永慧	何永慧
审定人 AUTHORIZED FOR ISSUE	杨贺	杨贺
设计总负责人 PROJECT DIRECTOR	薛小磊	薛小磊
审核人 AUDITED BY	骆海楠	骆海楠
专业负责人 DISCIPLINE RESPONSIBLE BY	孟凡鑫	孟凡鑫
校对人 CHECKED BY	董俊伯	董俊伯
设计人 DESIGNED BY	王晓霞	王晓霞

子项目名称  
PROJECT  
城关镇南河社区一杨家咀村排水

图名  
DRAWING TITLE  
室外排水布置总平面图

工程编号 PROJECT NO	ZJ24-41	子项号 DESCENDANCY NO	01
阶段 STATUS	施工图	图号 DRAWING NO	水施-03/08
专业 MAJOR	给排水	版本号 NO.	01
		出图日期 DATE	2024.08



精心设计  
服务为诚

中嘉城建设设计有限公司

ZHONG JIA CONSTRUCTION DESIGN CO., LTD.

建筑工程资质: 甲级 风景园林资质: 甲级

市政工程资质: 乙级 城乡规划资质: 乙级

证书编号: A123007328 A223007325

邮政编码 (POSTCODE): 150040  
电话 (TEL): 0451-87007346 19804503471  
传真 (FAX): 0451-82290377  
地址: 黑龙江省哈尔滨市香坊区旭升街 209 号  
Address: Heilongjiang province Harbin city Xiangfang District Xu Sheng Street No. 209  
网址: HTTP://WWW.ZJCSJ.CN  
E-MAIL: nxzjcsj@163.com

中嘉城建设设计有限公司宁夏分公司  
邮政编码 (POSTCODE): 750002  
电话 (TEL): 0951-5072906 13323592233  
传真 (FAX): 0951-5986788  
地址: 银川市金凤区康平西路悦海新天地A座14层 1403  
E-MAIL: nxzjcsj@163.com

项目名称  
PROJECT  
隆德县城乡结合部排水建设项目

建设单位  
CLIENT  
隆德县城市公共服务中心

合作设计单位  
CO-OPERATED WITH

签署/日期 SIGN / DATE

黑龙江省施工图出图统一专用章			
企业名称	中嘉城建设设计有限公司		
证书编号	A123007328	级别	甲级
业务范围	风景园林工程专项 建筑行业 (建筑工程)		
有效期至	2028年12月22日	2/2	
发证机关	中华人民共和国住房和城乡建设部		



会签 SIGN		
建筑专业负责人 ARCHT.	薛小磊	薛小磊
结构专业负责人 STRUCT.	代先明	代先明
给排水专业负责人 WATER	孟凡鑫	孟凡鑫
暖通专业负责人 HVAC	任文茂	任文茂
电气专业负责人 ELEC.	何永慧	何永慧
审定人 AUTHORIZED BY	杨贤	杨贤
设计总负责人 PROJECT DIRECTOR	薛小磊	薛小磊
审核人 AUDITED BY	骆海楠	骆海楠
专业负责人 DISCIPLINE RESPONSIBLE BY	孟凡鑫	孟凡鑫
校对人 CHECKED BY	董俊伯	董俊伯
设计人 DESIGNED BY	王晓霞	王晓霞

子项目名称  
PROJECT  
陈新乡新兴村排水

图名  
DRAWING TITLE  
室外排水布置总平面示意图

工程编号  
PROJECT NO. ZJ24-41 子项号  
DESCENDANCY NO. 01  
阶段  
STATUS 施工图 图号  
DRAWING NO. 水施-03/86  
专业  
MAJOR 给排水 版本号  
NO. 01 出图日期  
DATE 2024.08

室外排水布置总平面示意图





精心设计  
服务为诚

中嘉城建设设计有限公司

ZHONG JIA CONSTRUCTION DESIGN CO., LTD.

建筑工程资质: 甲级 风景园林资质: 甲级

市政工程资质: 乙级 城乡规划资质: 乙级

证书编号: A123007328 A223007325

邮政编码 (POSTCODE): 150040  
电话 (TEL): 0451-87007346 19804503471  
传真 (FAX): 0451-82290377  
地址: 黑龙江省哈尔滨市香坊区旭升街 209 号  
Address: Heilongjiang province Harbin city Xiangfang District Xu Sheng Street No. 209  
网址: HTTP://WWW.ZJCJSJ.CN  
E-MAIL: nxzjcsj@163.com

中嘉城建设设计有限公司宁夏分公司  
邮政编码 (POSTCODE): 750002  
电话 (TEL): 0951-5072906 13323592233  
传真 (FAX): 0951-5986788  
地址: 银川市金凤区康平西路悦海新天地A座14层 1403  
E-MAIL: nxzjcsj@163.com

项目名称  
PROJECT  
隆德县城乡结合部排水建设项目

建设单位  
CLIENT  
隆德县城市公共服务中心

合作设计单位  
CO-OPERATED WITH

签署/日期 SIGN / DATE

黑龙江省施工图出图统一专用章			
企业名称	中嘉城建设设计有限公司		
证书编号	A123007328	级别	甲级
业务范围	风景园林工程专项 建筑行业 (建筑工程)		
有效期至	2028年12月22日		2/2
发证机关	中华人民共和国住房和城乡建设部		



会签 SIGN		
建筑专业负责人 ARCHT.	薛小磊	薛小磊
结构专业负责人 STRUCT.	代先明	代先明
给排水专业负责人 PLUMB.	孟凡鑫	孟凡鑫
暖通专业负责人 HEAT.	任文杰	任文杰
电气专业负责人 ELEC.	何永慧	何永慧
审定人 AUTHORIZED FOR ISSUE	杨贵	杨贵
设计总负责人 PROJECT DIRECTOR	薛小磊	薛小磊
审核人 AUDITED BY	骆海楠	骆海楠
专业负责人 DISCIPLINE RESPONSIBLE BY	孟凡鑫	孟凡鑫
校对人 CHECKED BY	董俊伯	董俊伯
设计人 DESIGNED BY	王晓霞	王晓霞

子项名称  
PROJECT  
陈新乡新兴村排水

图名  
DRAWING TITLE  
室外排水布置总平面示意图

工程编号 PROJECT NO.	ZJ24-41	子项号 DESCENDANCY NO.	01
阶段 STATUS	施工图	图号 DRAWING NO.	水施-03/86
专业 MAJOR	给排水	版本号 NO.	01
		出图日期 DATE	2024.08

室外排水布置总平面示意图





精心设计  
服务为诚

中嘉城建设设计有限公司

ZHONG JIA CONSTRUCTION DESIGN CO., LTD.

建筑工程资质:甲级 风景园林资质:甲级  
市政工程资质:乙级 城乡规划资质:乙级  
证书编号: A123007328 A223007325

邮政编码 (POSTCODE): 150040  
电话 (TEL): 0451-87007346 19804503471  
传真 (FAX): 0451-82290377  
地址: 黑龙江省哈尔滨市香坊区旭升街 209 号  
Address: Heilongjiang province Harbin city Xiangfang District Xu Sheng Street No. 209  
网址: HTTP://WWW.ZJCJSDJ.COM  
E-MAIL: nxzjcsj@163.com

中嘉城建设设计有限公司宁夏分公司  
邮政编码 (POSTCODE): 750002  
电话 (TEL): 0951-5072906 13323592233  
传真 (FAX): 0951-5986788  
地址: 银川市金凤区康平西路观海新天地A座14层 1403  
E-MAIL: nxzjcsj@163.com

项目名称  
PROJECT  
隆德县城乡结合部排水建设项目

建设单位  
CLIENT  
隆德县城市公共服务中心


合作设计单位  
CO-OPERATED WITH

签署/日期 SIGN / DATE

黑龙江省施工图出图统一专用章  
企业名称 中嘉城建设设计有限公司  
证书编号 A123007328 级别 甲级  
业务范围 风景园林工程专项 建筑行业(建筑工程)  
有效期至 2028年12月22日 2/2  
中华人民共和国住房和城乡建设部



会签 SIGN	薛小磊	薛小磊
项目负责人	代先明	代先明
设计负责人	孟凡鑫	孟凡鑫
审核人	任文茂	任文茂
电气专业负责人	何永慧	何永慧
审定人	杨贤	杨贤
设计负责人	薛小磊	薛小磊
审核人	杨海桐	杨海桐
专业负责人	孟凡鑫	孟凡鑫
校对人	董俊伯	董俊伯
设计人	王晓霞	王晓霞

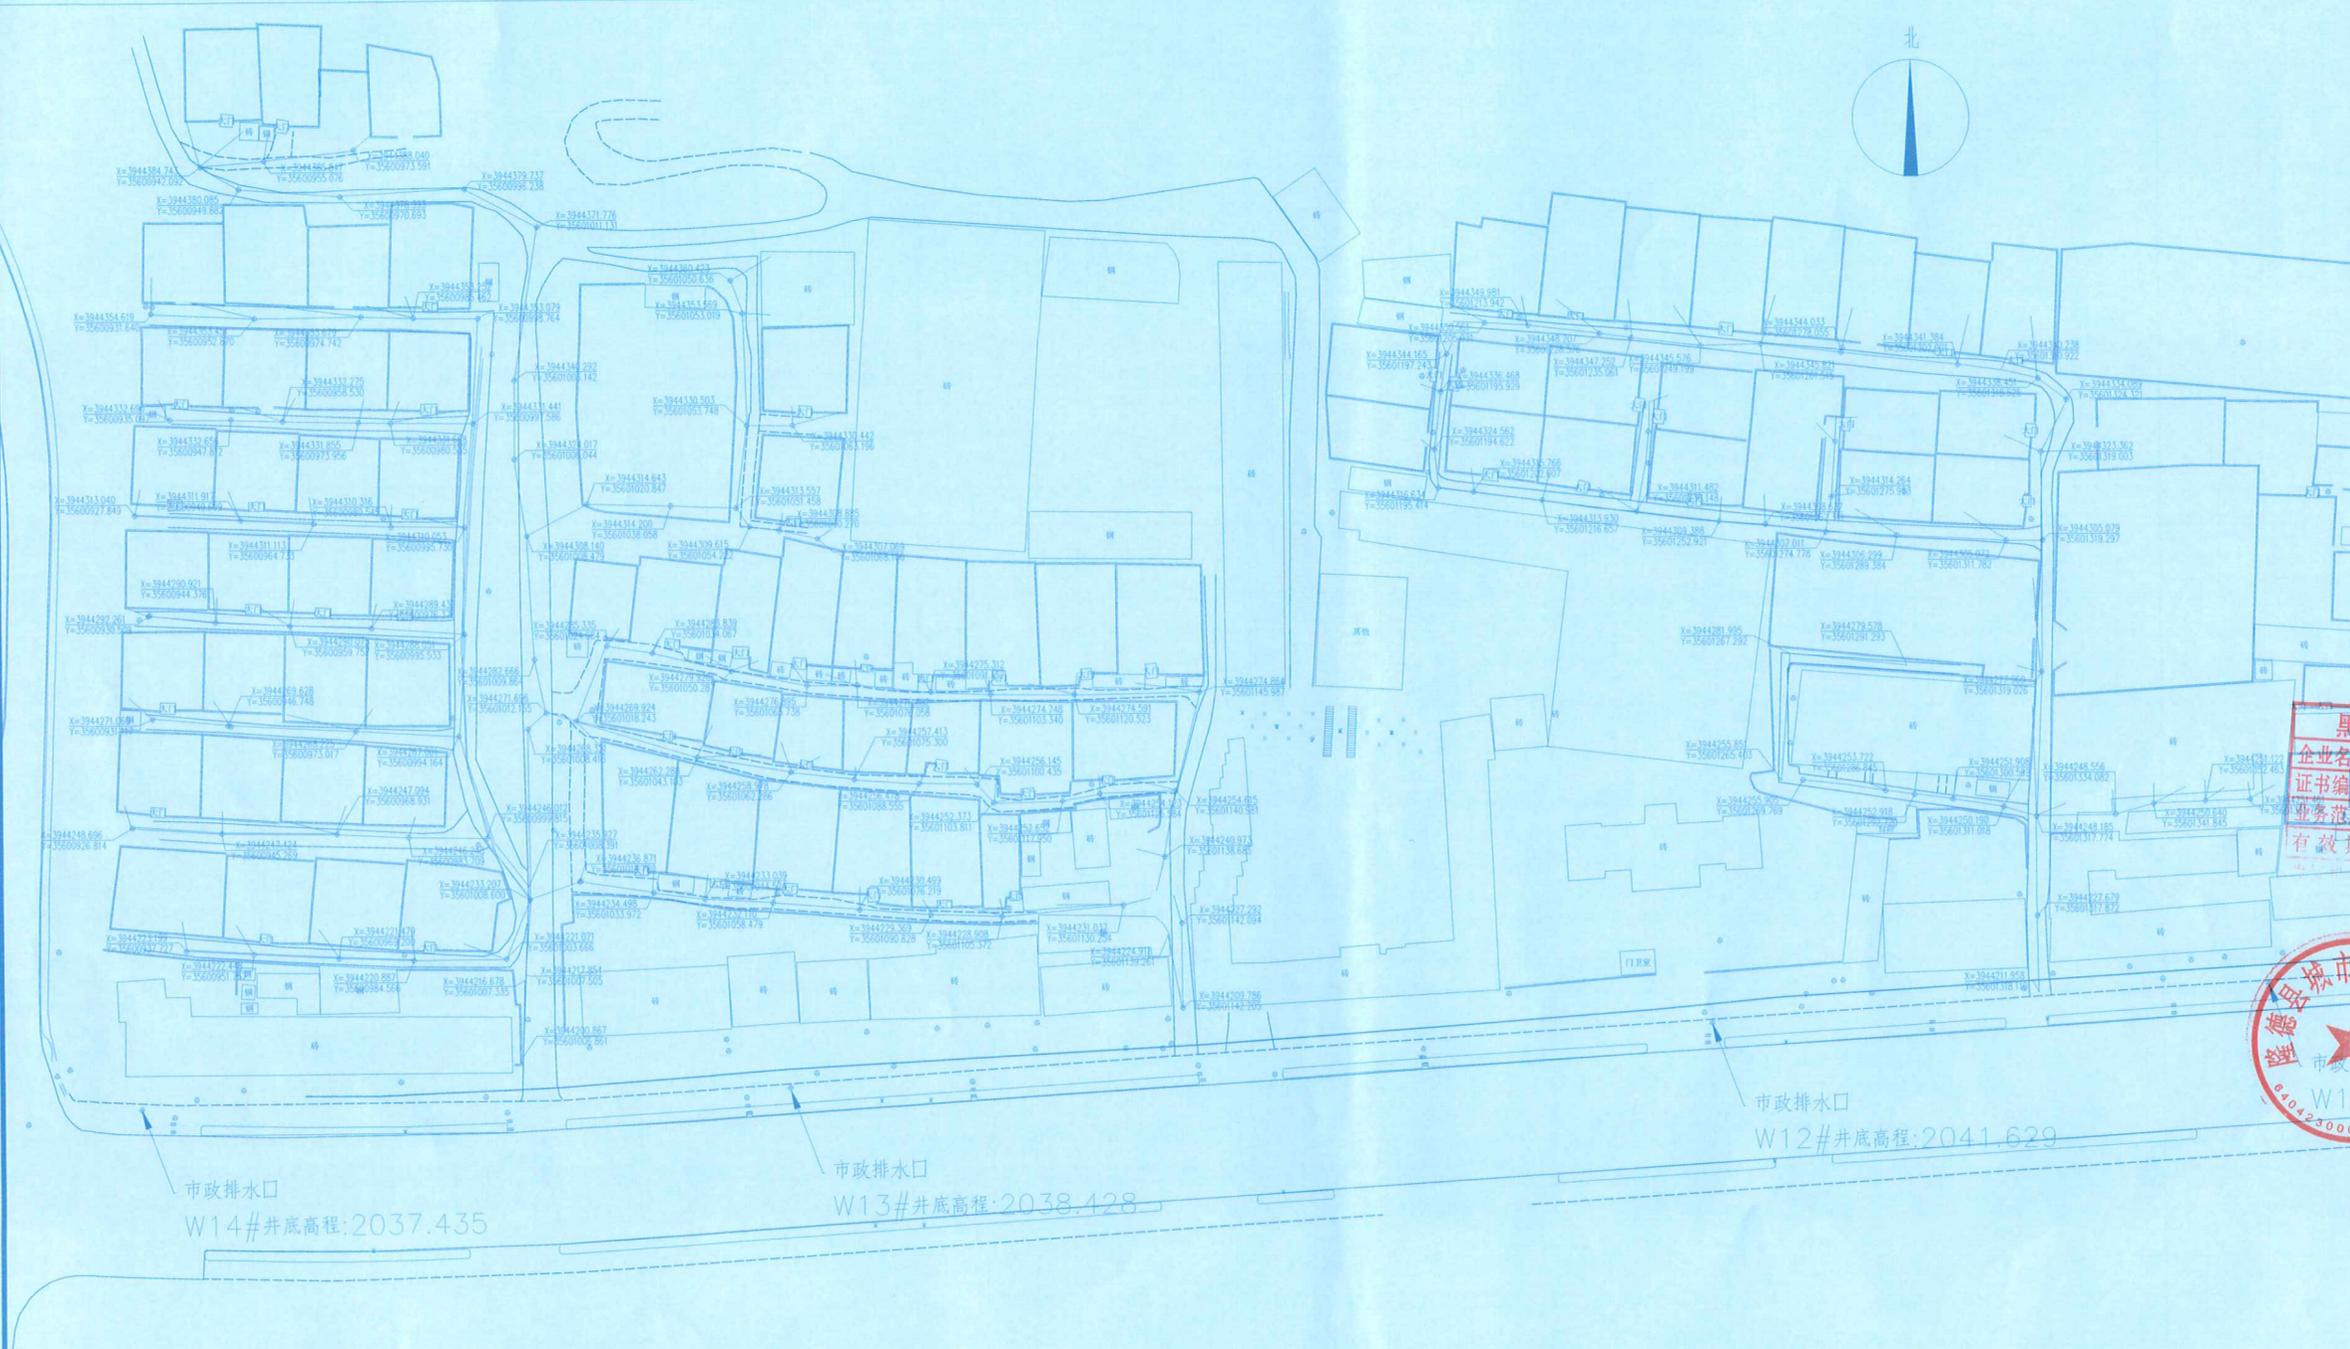

市政排水口  
W14#井底高程:2037.435

市政排水口  
W13#井底高程:2038.428

市政排水口  
W12#井底高程:2041.629

室外排水布置平面图(二) 1:1000

子项目名称 PROJECT	城关镇隆泉社区排水	
图名 DRAWING TITLE	室外排水布置平面图(二)	
工程编号 PROJECT NO	ZJ24-41	子项号 DESCENDANCY NO 01
阶段 STATUS	施工图	图号 DRAWING NO 水施-04/20
专业 MAJOR	给排水	版本号 NO 01 出图日期 DATE 2024.08



精心设计  
服务为诚

### 中嘉城建设设计有限公司

ZHONG JIA CONSTRUCTION DESIGN CO., LTD.  
建筑工程资质:甲级 风景园林资质:甲级  
市政工程资质:乙级 城乡规划资质:乙级  
证书编号: A123007328 A223007325

邮政编码 (POSTCODE): 150040  
电话 (TEL): 0481-87007346 19804803471  
传真 (FAX): 0481-82290377  
地址: 黑龙江省哈尔滨市香坊区旭升街 209 号  
Address: Heilongjiang province Harbin city Xiangfang District Xu Sheng Street No. 209  
网址: HTTP://WWW.ZJCJSL.CN  
E-MAIL: nxzjcs@163.com

中嘉城建设设计有限公司宁夏分公司  
邮政编码 (POSTCODE): 750002  
电话 (TEL): 0951-5072906 13323592233  
传真 (FAX): 0951-5986788  
地址: 银川市金凤区康平西路悦海新天地A座14层 1403  
E-MAIL: nxzjcs@163.com


项目名称  
PROJECT  
隆德县城乡结合部排水建设项目

建设单位  
CLIENT  
隆德县城市公共服务中心

合作设计单位  
CO-OPERATED WITH

签署 / 日期 SIGN / DATE

黑龙江省施工图出图统一专用章	
企业名称	中嘉城建设设计有限公司
证书编号	A123007328   级别   甲级
业务范围	风景园林工程专项 建筑行业(建筑工程)
有效期至	2028年12月22日   2/2
发证机关	中华人民共和国住房和城乡建设部

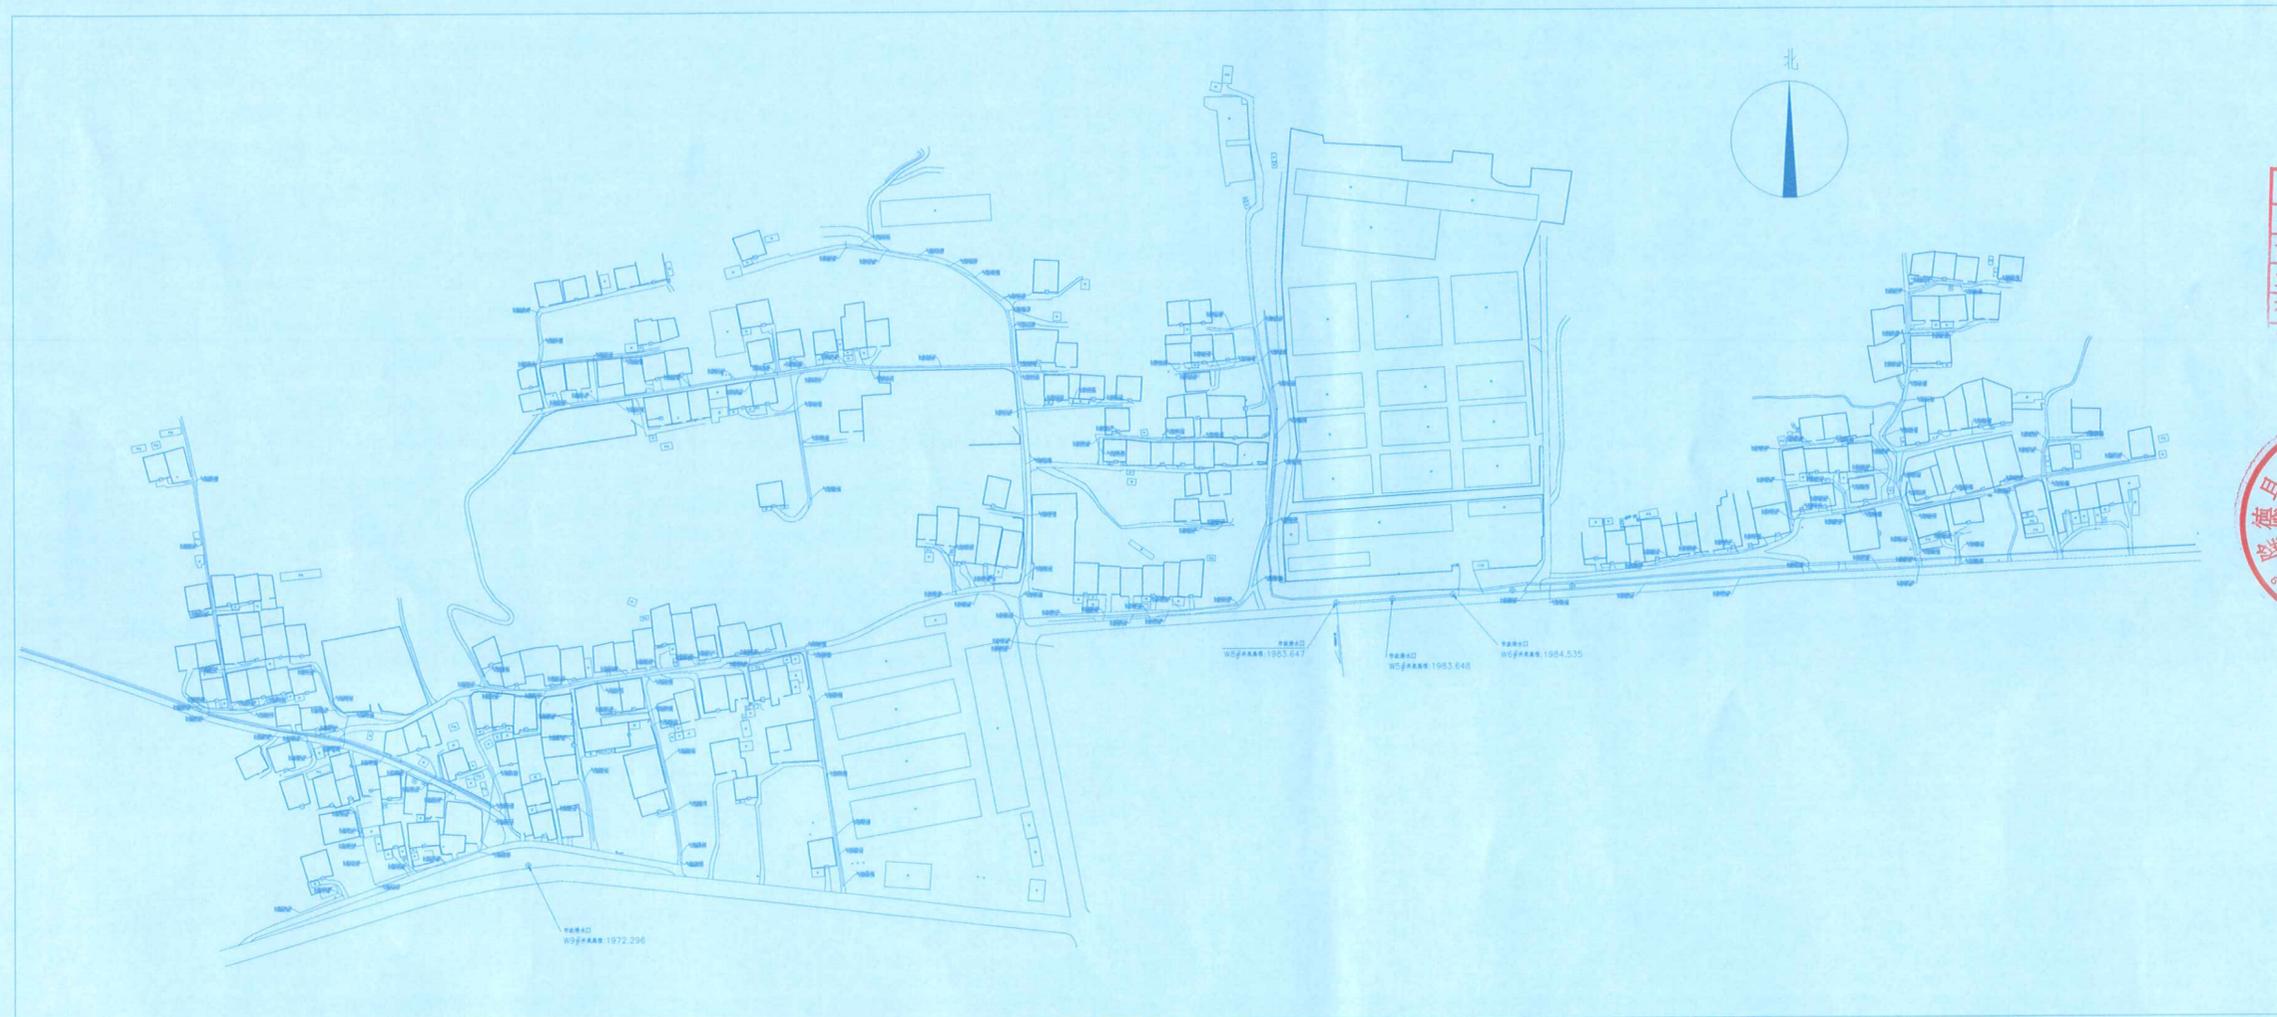


室外排水布置总平面示意图

项目负责人	薛小磊	薛小磊
结构负责人	代先明	代先明
给排水专业负责人	孟凡鑫	孟凡鑫
暖通专业负责人	任文茂	任文茂
电气专业负责人	刘永慧	刘永慧
审定人	杨贵	杨贵
设计总负责人	薛小磊	薛小磊
审核人	骆海楠	骆海楠
专业负责人	孟凡鑫	孟凡鑫
校对人	董俊伯	董俊伯
设计人	王晓霞	王晓霞

子项名称  
PROJECT  
城关镇星火社区排水

图名  
DRAWING TITLE  
室外排水布置总平面示意图

工程编号	ZJ24-41	子项号	01
PROJECT NO		DESCENDANCY NO	
阶段	施工图	图号	水施-03/48
STATUS		DRAWING NO	
专业	给排水	版本号	01
MAJOR		NO	
		出图日期	2024.08
		DATE	

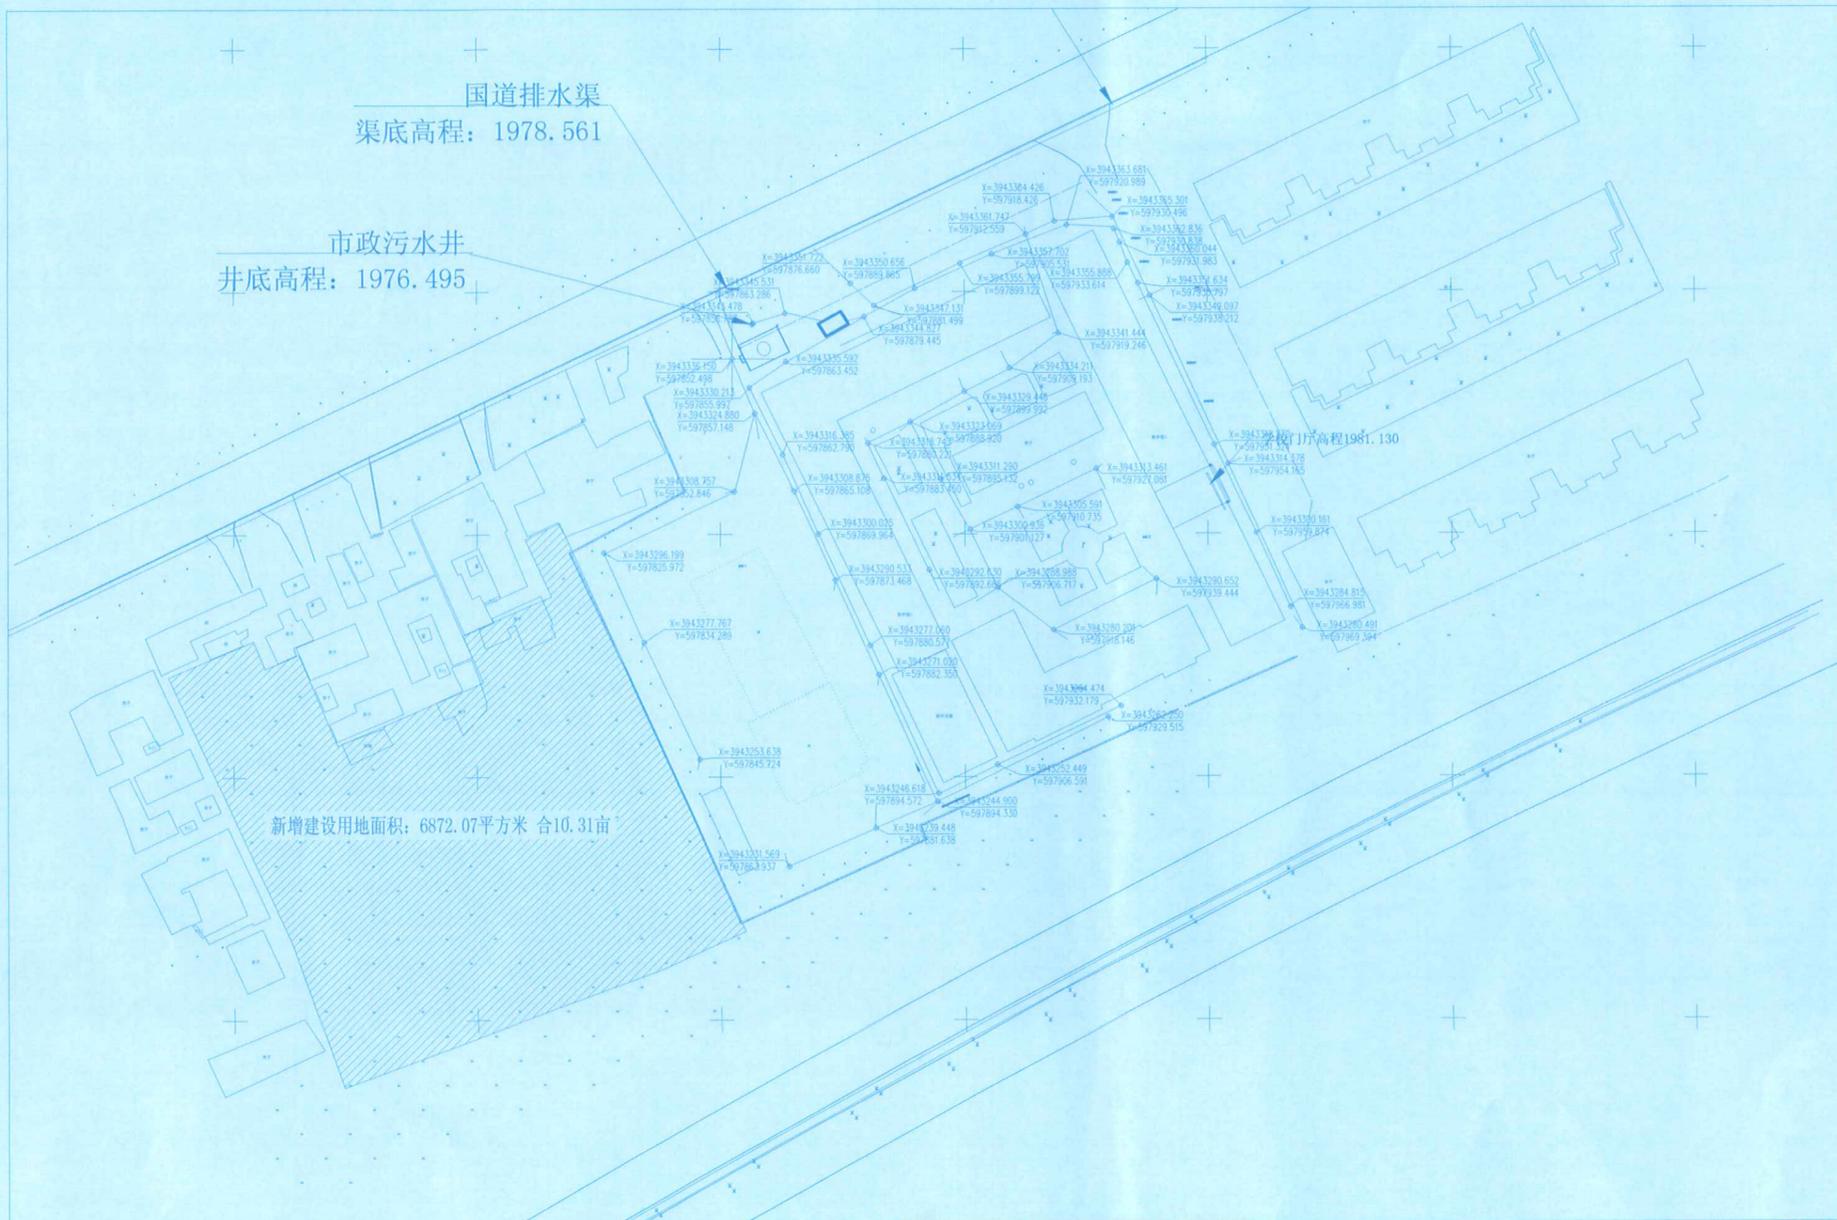

室外排水布置总平面图 1:1000



**中嘉城建设计有限公司**  
ZHONG JIA CONSTRUCTION DESIGN CO., LTD.  
建筑工程资质:甲级 风景园林资质:甲级  
市政工程资质:乙级 城乡规划资质:乙级  
证书编号: A123007328 A223007325

邮政编码 (POSTCODE): 150040  
电话 (TEL): 0451-87007346 19804503471  
传真 (FAX): 0451-82290377  
地址: 黑龙江省哈尔滨市香坊区旭升街209号  
Address: Heilongjiang province Harbin city Xiangfang District Xu Sheng Street No. 209  
网址: HTTP://WWW.ZJCJSD.COM  
E-MAIL: nxzjcs@163.com

中嘉城建设计有限公司宁夏分公司  
邮政编码 (POSTCODE): 750002  
电话 (TEL): 0951-5072906 13323592233  
传真 (FAX): 0951-5986788  
地址: 银川市金凤区康平西路悦海新天地A座14层1403  
E-MAIL: nxzjcs@163.com

项目名称  
PROJECT  
**隆德县城乡结合部排水建设项目**

建设单位  
CLIENT  
**隆德县城市公共服务中心**

合作设计单位  
CO-OPERATED WITH

签署/日期 SIGN / DATE

**黑龙江省施工图出图统一专用章**  
企业名称 **中嘉城建设计有限公司**  
证书编号 **A123007328** 级别 **甲级**  
业务范围 **风景园林工程专项 建筑行业(建筑工程)**  
有效期至 **2028年12月22日** 2/2  
发证机关 **中华人民共和国住房和城乡建设部**



会签 SIGN		
建筑专业负责人 ARCHITECT	薛小磊	薛小磊
结构专业负责人 STRUCTURE	代先明	代先明
给排水专业负责人 PLUMBING	孟凡鑫	孟凡鑫
暖通专业负责人 HEATING	任文茂	任文茂
电气专业负责人 ELEC	何永慧	何永慧
审定人 AUTHORIZED FOR ISSUE BY	杨贤	杨贤
设计总负责人 PROJECT DIRECTOR	薛小磊	薛小磊
审核人 AUDITED BY	骆海楠	骆海楠
专业负责人 DISCIPLINE RESPONSIBLE BY	孟凡鑫	孟凡鑫
校对人 CHECKED BY	董俊伯	董俊伯
设计人 DESIGNED BY	王晓霞	王晓霞

子项目名称 PROJECT	城关镇中心小学排水	
图名 DRAWING TITLE	室外排水布置总平面图	
工程编号 PROJECT NO	ZJ24-41	子项号 DESCENDANCY NO 01
阶段 STATUS	施工图	图号 DRAWING NO 水施-03/08
专业 MAJOR	给排水	版本号 NO 01 出图日期 DATE 2024.08



精心设计  
服务为诚

### 中嘉城建设设计有限公司

ZHONG JIA CONSTRUCTION DESIGN CO., LTD.

建筑工程资质:甲级 风景园林资质:甲级  
市政工程资质:乙级 城乡规划资质:乙级  
证书编号: A123007328 A223007325

邮政编码 (POSTCODE): 150040  
电话 (TEL): 0451-87007346 19804503471  
传真 (FAX): 0451-82290377  
地址: 黑龙江省哈尔滨市香坊区旭升街 209号  
Address: Heilongjiang province Harbin city Xiangfang District Xu Sheng Street No. 209  
网址: HTTP://WWW.ZJCJSDJ.COM  
E-MAIL: nxzjcsj@163.com

中嘉城建设设计有限公司宁夏分公司  
邮政编码 (POSTCODE): 750002  
电话 (TEL): 0951-5072906 13323592233  
传真 (FAX): 0951-5986788  
地址: 银川市金凤区康平路悦海新天地A座14层1403  
E-MAIL: nxzjcsj@163.com

项目名称  
PROJECT  
隆德县城乡结合部排水建设项目

建设单位  
CLIENT  
隆德县城市公共服务中心

合作设计单位  
CO-OPERATED WITH

签署/日期 SIGN / DATE

**黑龙江省施工图出图统一专用章**  
企业名称 中嘉城建设设计有限公司  
证书编号 A123007328 | 级别 甲级  
业务范围 风景园林工程专项 建筑行业(建筑工程)  
有效期至 2028年12月22日 | 2/2  
发证机关 中华人民共和国住房和城乡建设部

会签 SIGN		
建筑专业负责人 ARCHIT.	薛小磊	薛小磊
暖通专业负责人 HVAC	代先明	代先明
给排水专业负责人 PLUMB	孟凡鑫	孟凡鑫
电气专业负责人 ELEC	任文杰	任文杰
审核人 AUTHORIZED FOR ISSUE	杨赞	杨赞
设计总负责人 PROJECT DIRECTOR	薛小磊	薛小磊
审核人 AUDITED BY	骆海楠	骆海楠
专业负责人 DISCIPLINE RESPONSIBLE BY	孟凡鑫	孟凡鑫
校对人 CHECKED BY	董俊伯	董俊伯
设计人 DESIGNED BY	王晓霞	王晓霞



室外排水布置总平面图 1:1000

子项名称  
PROJECT  
隆德第四中学排水

图名  
DRAWING TITLE  
室外排水布置总平面图

工程编号 PROJECT NO	ZJ24-41	子项号 DESCENDANCY NO	01
阶段 STATUS	施工图	图号 DRAWING NO	水施-04/17
专业 MAJOR	给排水	版本号 NO	01
		出图日期 DATE	2024.08



精心设计  
服务为诚

中嘉城建设设计有限公司

ZHONG JIA CONSTRUCTION DESIGN CO., LTD.  
建筑工程资质:甲级 风景园林资质:甲级  
市政工程资质:乙级 城乡规划资质:乙级  
证书编号: A123007328 A223007325

邮政编码 (POSTCODE): 150040  
电话 (TEL): 0451-87007346 19804503471  
传真 (FAX): 0451-82290377  
地址: 黑龙江省哈尔滨市香坊区旭升街 209 号  
Address: Heilongjiang province Harbin city Xiangfang District Xu Sheng Street No. 209  
网址: HTTP://WWW.ZJCJSD.COM  
E-MAIL: nxzjcsj@163.com


中嘉城建设设计有限公司宁夏分公司  
邮政编码 (POSTCODE): 750002  
电话 (TEL): 0951-5072906 13323592233  
传真 (FAX): 0951-5986788  
地址: 银川市金凤区康平西路悦海新天地A座14层 1403  
E-MAIL: nxzjcsj@163.com

项目名称  
PROJECT  
隆德县城乡结合部排水建设项目

建设单位  
CLIENT  
隆德县城市公共服务中心

合作设计单位  
CO-OPERATED WITH

签署/日期 SIGN / DATE

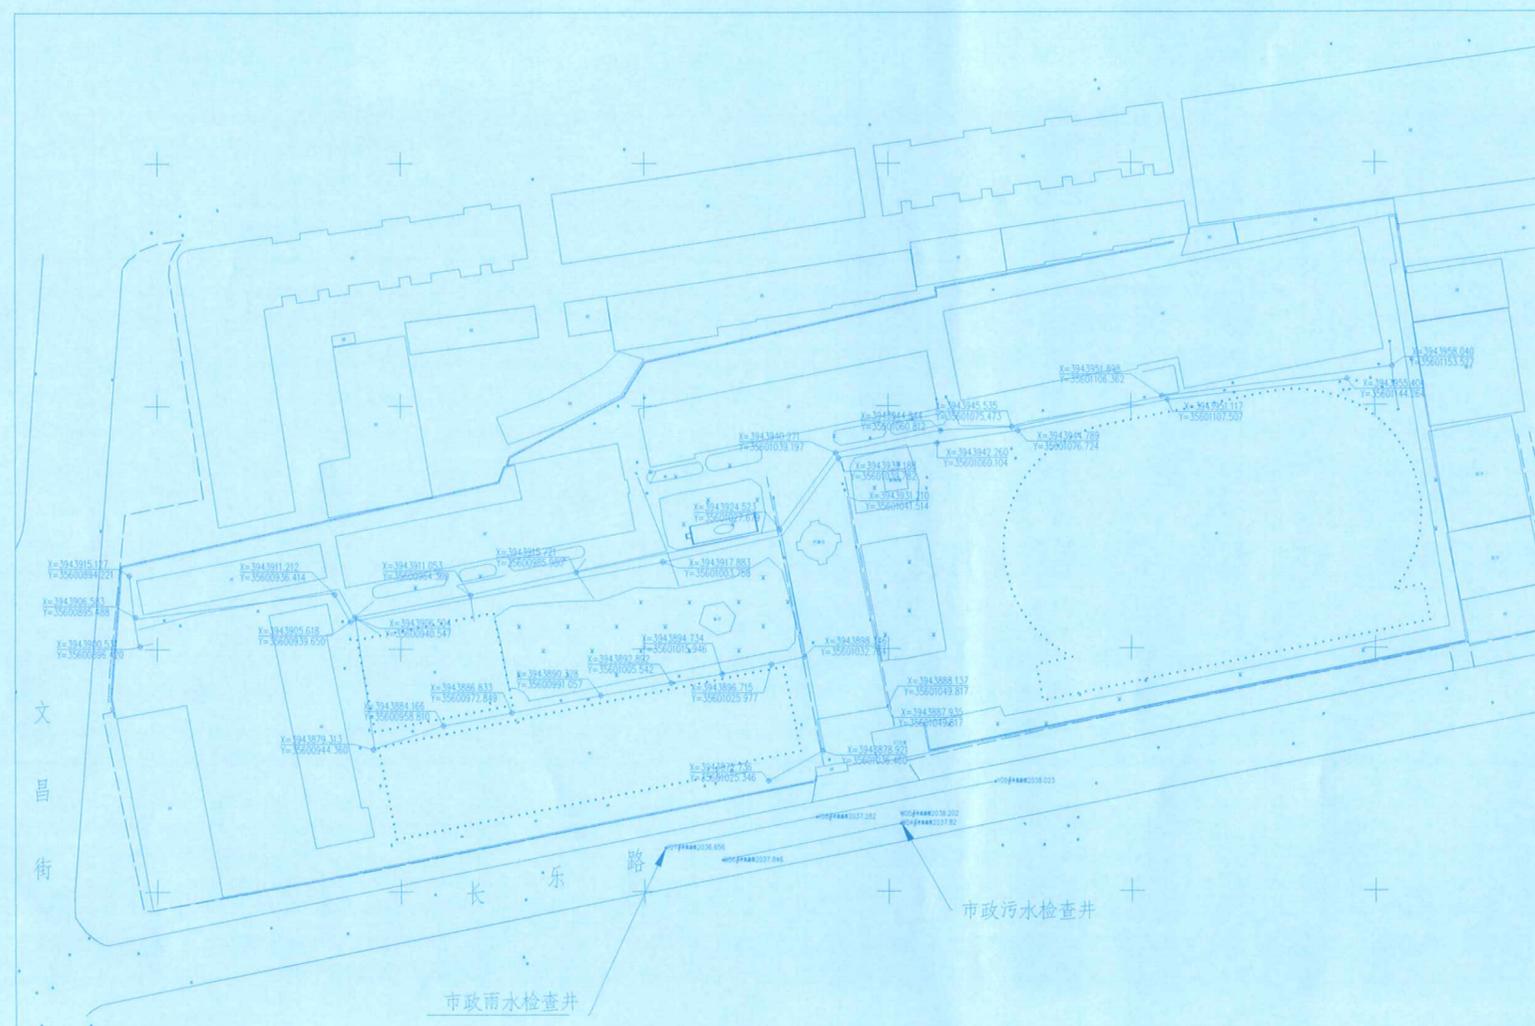

室外排水布置总平面图 1:1000

黑龙江省施工图出图统一专用章			
企业名称	中嘉城建设设计有限公司		
证书编号	A123007328	级别	甲级
业务范围	风景园林工程专项 建筑行业(建筑工程)		
有效期至	2028年12月22日	2/2	
发证机关	中华人民共和国住房和城乡建设部		



专业负责人	薛小磊	会签 SIGN	薛小磊
设计负责人	代先明	代先明	代先明
给排水专业负责人	孟凡鑫	孟凡鑫	孟凡鑫
暖通专业负责人	任文茂	任文茂	任文茂
电气专业负责人	何永慧	何永慧	何永慧
审定人	杨贤	杨贤	杨贤
设计负责人	薛小磊	薛小磊	薛小磊
审核人	骆海楠	骆海楠	骆海楠
专业负责人	孟凡鑫	孟凡鑫	孟凡鑫
校对	董俊伯	董俊伯	董俊伯
设计人	王晓霞	王晓霞	王晓霞

子项名称  
PROJECT  
隆德县第二小学排水

图名  
DRAWING TITLE  
室外排水布置总平面图

工程编号 PROJECT NO	ZJ24-41	子项号 DESCENDANCY NO	01
阶段 STATUS	施工图	图号 DRAWING NO	水施-04
专业 MAJOR	给排水	版本号 NO.	01
		出图日期 DATE	2024.08



精心设计  
服务为诚

中嘉城建设设计有限公司

ZHONG JIA CONSTRUCTION DESIGN CO., LTD.  
建筑工程资质:甲级 风景园林资质:甲级  
市政工程资质:乙级 城乡规划资质:乙级  
证书编号: A123007328 A223007325

邮政编码 (POSTCODE): 150040  
电话 (TEL): 0451-87007346 19804503471  
传真 (FAX): 0451-82290377  
地址: 黑龙江省哈尔滨市香坊区旭升街209号  
Address: Heilongjiang province Harbin city Xiangfang District Xu Sheng Street No. 209  
网址: HTTP://WWW.ZJCJSD.COM  
E-MAIL: nxzjcs@163.com

中嘉城建设设计有限公司宁夏分公司  
邮政编码 (POSTCODE): 750002  
电话 (TEL): 0951-5072906 13323592233  
传真 (FAX): 0951-5986788  
地址: 银川市金凤区康平西路悦海新天地A座14层1403  
E-MAIL: nxzjcs@163.com

项目名称  
PROJECT  
隆德县城乡结合部排水建设项目

建设单位  
CLIENT  
隆德县城市公共服务中心

合作设计单位  
CO-OPERATED WITH

签署/日期 SIGN / DATE

黑龙江省施工图出图统一专用章  
企业名称 中嘉城建设设计有限公司  
证书编号 A123007328 级别 甲级  
业务范围 风景园林工程专项 建筑行业(建筑工程)  
有效期至 2028年12月22日 2/2




会签 SIGN		
建筑专业负责人 ARCHIT.	薛小磊	薛小磊
结构专业负责人 STRUCT.	代先明	代先明
给排水专业负责人 WSD.	孟凡鑫	孟凡鑫
暖通专业负责人 HVAC	任文茂	任文茂
电气专业负责人 ELEC.	何永慧	何永慧
审定人 AUTHORIZED FOR ISSUE BY	杨晓	杨晓
设计总负责人 PROJECT DIRECTOR	薛小磊	薛小磊
审核人 AUDITED BY	骆海楠	骆海楠
专业负责人 DISCIPLINE RESPONSIBLE BY	孟凡鑫	孟凡鑫
校对 CHECKED BY	董俊伯	董俊伯
设计人 DESIGNED BY	王晓霞	王晓霞

子项目名称  
PROJECT  
隆德县第三小学排水

图名  
DRAWING TITLE  
室外排水布置总平面图

工程编号 PROJECT NO	ZJ24-41	子项号 DESCENDANCY NO	01
阶段 STATUS	施工图	图号 DRAWING NO	水施-04
专业 MAJOR	给排水	版本号 NO.	01
		出图日期 DATE	2024.08

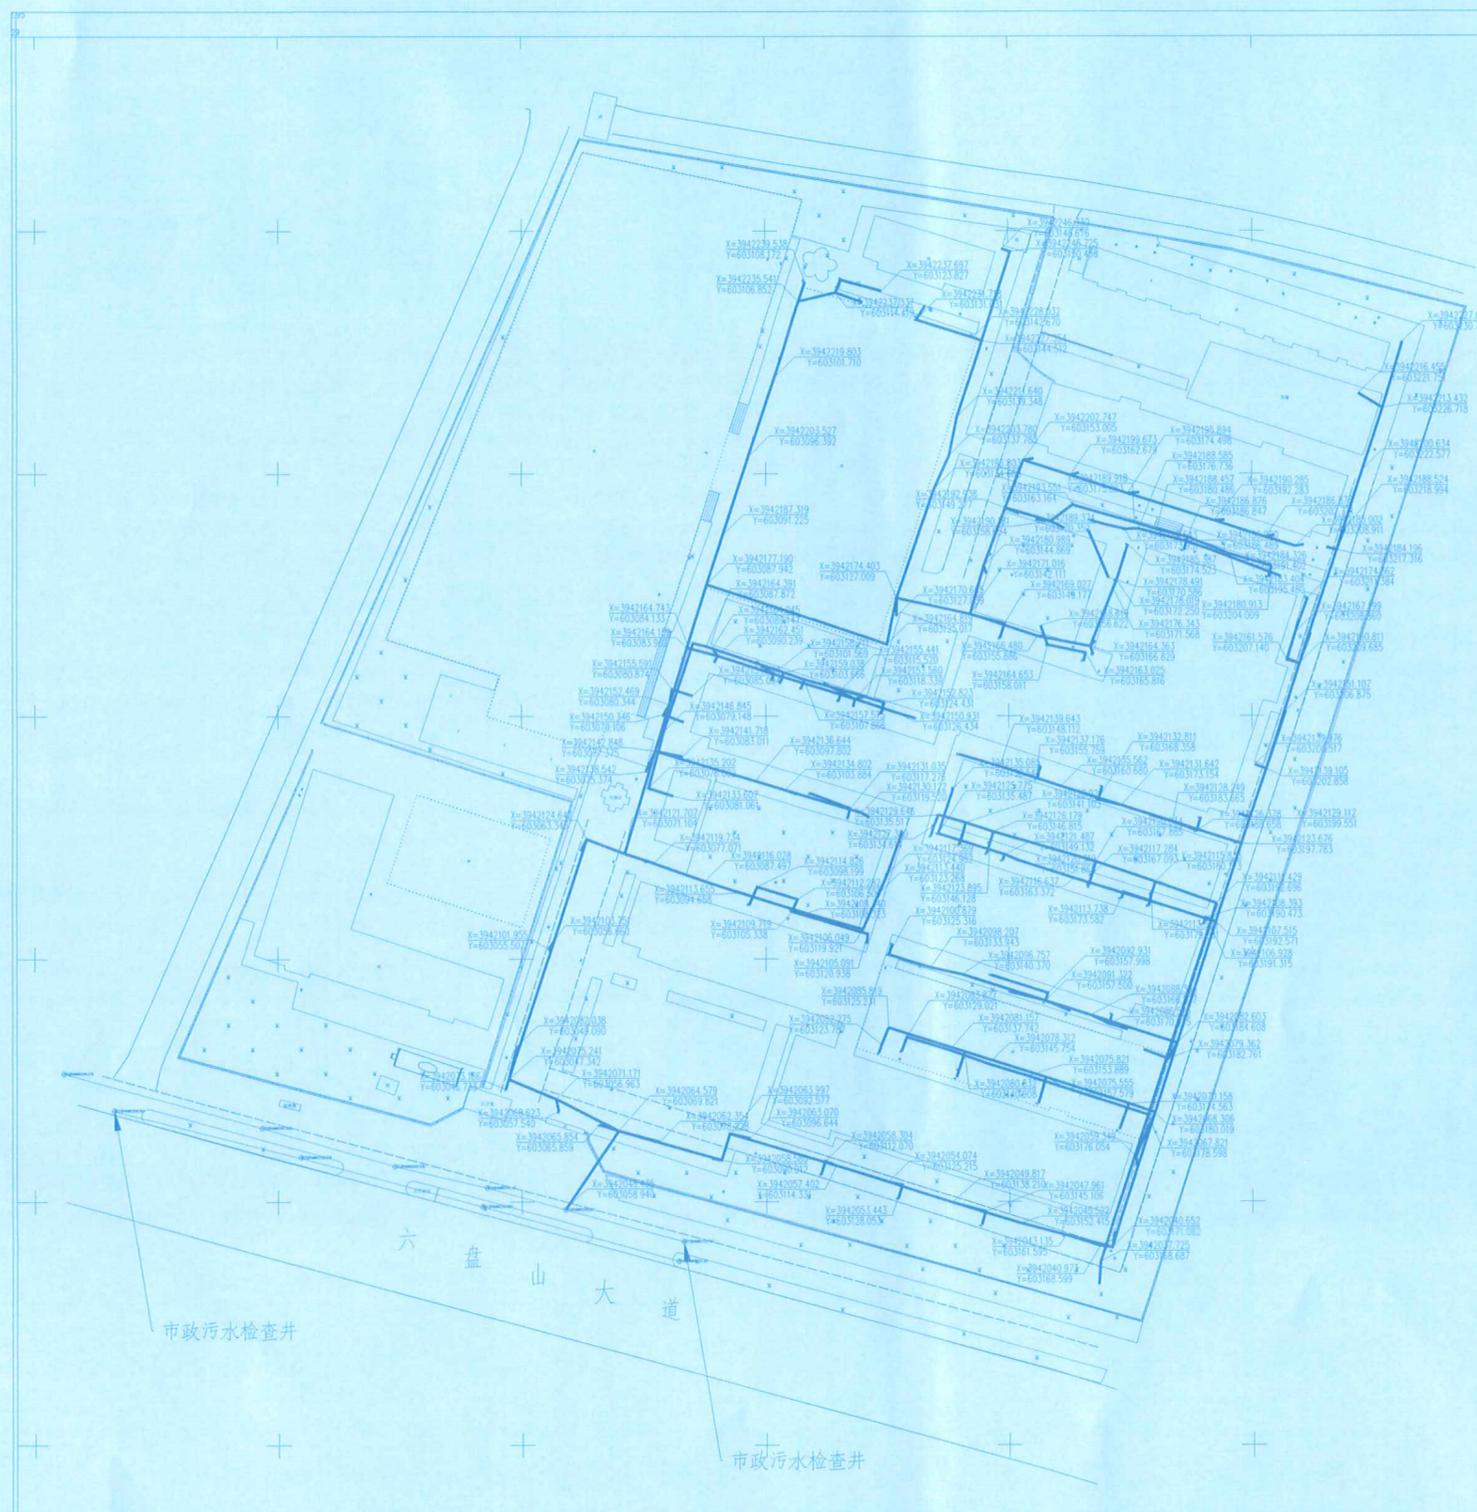

室外排水布置总平面图 1:1000



精心设计  
服务为诚

### 中嘉城建设设计有限公司

ZHONG JIA CONSTRUCTION DESIGN CO., LTD.  
建筑工程资质:甲级 风景园林资质:甲级  
市政工程资质:乙级 城乡规划资质:乙级  
证书编号: A123007328 A223007325

邮政编码 (POSTCODE): 150040  
电话 (TEL): 0451-87007346 19804503471  
传真 (FAX): 0451-82290377  
地址: 黑龙江省哈尔滨市香坊区旭升街209号  
Address: Heilongjiang province Harbin city Xiangfang District Xu Sheng Street No. 209  
网址: HTTP://WWW.ZJCJSD.COM  
E-MAIL: nxzjcsj@163.com

中嘉城建设设计有限公司宁夏分公司  
邮政编码 (POSTCODE): 750002  
电话 (TEL): 0951-5072906 13323592233  
传真 (FAX): 0951-5986788  
地址: 银川市金凤区康平西路悦新天地A座14层1403  
E-MAIL: nxzjcsj@163.com

项目名称  
PROJECT  
隆德县城乡结合部排水建设项目

建设单位  
CLIENT  
隆德县城市公共服务中心

合作设计单位  
CO-OPERATED WITH

签署/日期 SIGN / DATE

**黑龙江省施工图出图统一专用章**  
企业名称 中嘉城建设设计有限公司  
证书编号 A123007328 级别 甲级  
业务范围 风景园林工程专项 建筑行业(建筑工程)  
有效期至 2028年12月22日 2/2  
发证机关 中华人民共和国住房和城乡建设部



会签 SIGN		
建筑专业负责人 ARCHIT.	薛小磊	薛小磊
结构专业负责人 STRUCT.	代先明	代先明
给排水专业负责人 WSD.	孟凡鑫	孟凡鑫
暖通专业负责人 HVAC.	任文茂	任文茂
电气专业负责人 ELEC.	何永慧	何永慧
审定人 AUTHORIZED FOR ISSUE BY	杨俊	杨俊
设计总负责人 PROJECT DIRECTOR	薛小磊	薛小磊
审核人 AUDITED BY	骆海楠	骆海楠
专业负责人 DISCIPLINE RESPONSIBLE BY	孟凡鑫	孟凡鑫
校对人 CHECKED BY	董俊伯	董俊伯
设计人 DESIGNED BY	王晓霞	王晓霞

子项目名称  
PROJECT  
隆德县高级中学排水

图名  
DRAWING TITLE  
室外排水布置总平面图

工程编号 PROJECT NO	ZJ24-41	子项号 DESCENDANCY NO	01
阶段 STATUS	施工图	图号 DRAWING NO	水施-04
专业 MAJOR	给排水	版本号 NO.	01
		出图日期 DATE	2024.08



室外排水布置总平面图 1:1000

市政雨水检查井



精心设计  
服务为诚

中嘉城建设设计有限公司

ZHONG JIA CONSTRUCTION DESIGN CO., LTD.  
建筑工程资质: 甲级 风景园林资质: 甲级  
市政工程资质: 乙级 城乡规划资质: 乙级  
证书编号: A123007328 A223007325

邮政编码 (POSTCODE): 150040  
电话 (TEL): 0451-87007346 19804503471  
传真 (FAX): 0451-82290377  
地址: 黑龙江省哈尔滨市香坊区旭街209号  
Address: Heilongjiang province Harbin city Xiangfang District Xu Sheng Street No. 209  
网址: HTTP://WWW.ZJCSJ.CN  
E-MAIL: nxzjcsj@163.com

中嘉城建设设计有限公司宁夏分公司  
邮政编码 (POSTCODE): 750002  
电话 (TEL): 0951-5072906 13323592233  
传真 (FAX): 0951-5986788  
地址: 银川市金凤区康平西路悦海新天地A座14层1403  
E-MAIL: nxzjcsj@163.com

项目名称  
PROJECT  
隆德县城乡结合部排水建设项目

建设单位  
CLIENT  
隆德县城市公共服务中心

合作设计单位  
CO-OPERATED WITH

签署/日期 SIGN / DATE

**黑龙江省施工图出图统一专用章**

企业名称	中嘉城建设设计有限公司		
证书编号	A123007328	级别	甲级
业务范围	风景园林工程专项 建筑行业(建筑工程)		
有效期至	2028年12月22日	2/2	

中华人民共和国住房和城乡建设部



专业	姓名	签字
建筑专业负责人 ARCHT.	薛小磊	薛小磊
结构专业负责人 STRUCT.	代志明	代志明
给排水专业负责人 WSD.	孟凡鑫	孟凡鑫
暖通专业负责人 HVAC.	任文茂	任文茂
电气专业负责人 ELEC.	何永慧	何永慧
审定人 AUTHORIZED FOR ISSUE BY	杨海楠	杨海楠
设计总负责人 PROJECT DIRECTOR	薛小磊	薛小磊
审核人 AUDITED BY	骆海楠	骆海楠
专业负责人 DISCIPLINE RESPONSIBLE BY	孟凡鑫	孟凡鑫
校对人 CHECKED BY	董俊伯	董俊伯
设计人 DESIGNED BY	王晓霞	王晓霞

子项名称  
PROJECT  
隆德县职业中学排水

图名  
DRAWING TITLE  
室外排水布置总平面图

工程编号 PROJECT NO	ZJ24-41	子项号 DESCENDANCY NO	01
阶段 STATUS	施工图	图号 DRAWING NO	水施-03
专业 MAJOR	给排水	版本号 NO.	01
		出图日期 DATE	2024.08



室外排水布置总平面图 1:1000